



01 PLANTA BAIXA
ESCALA: 1/100

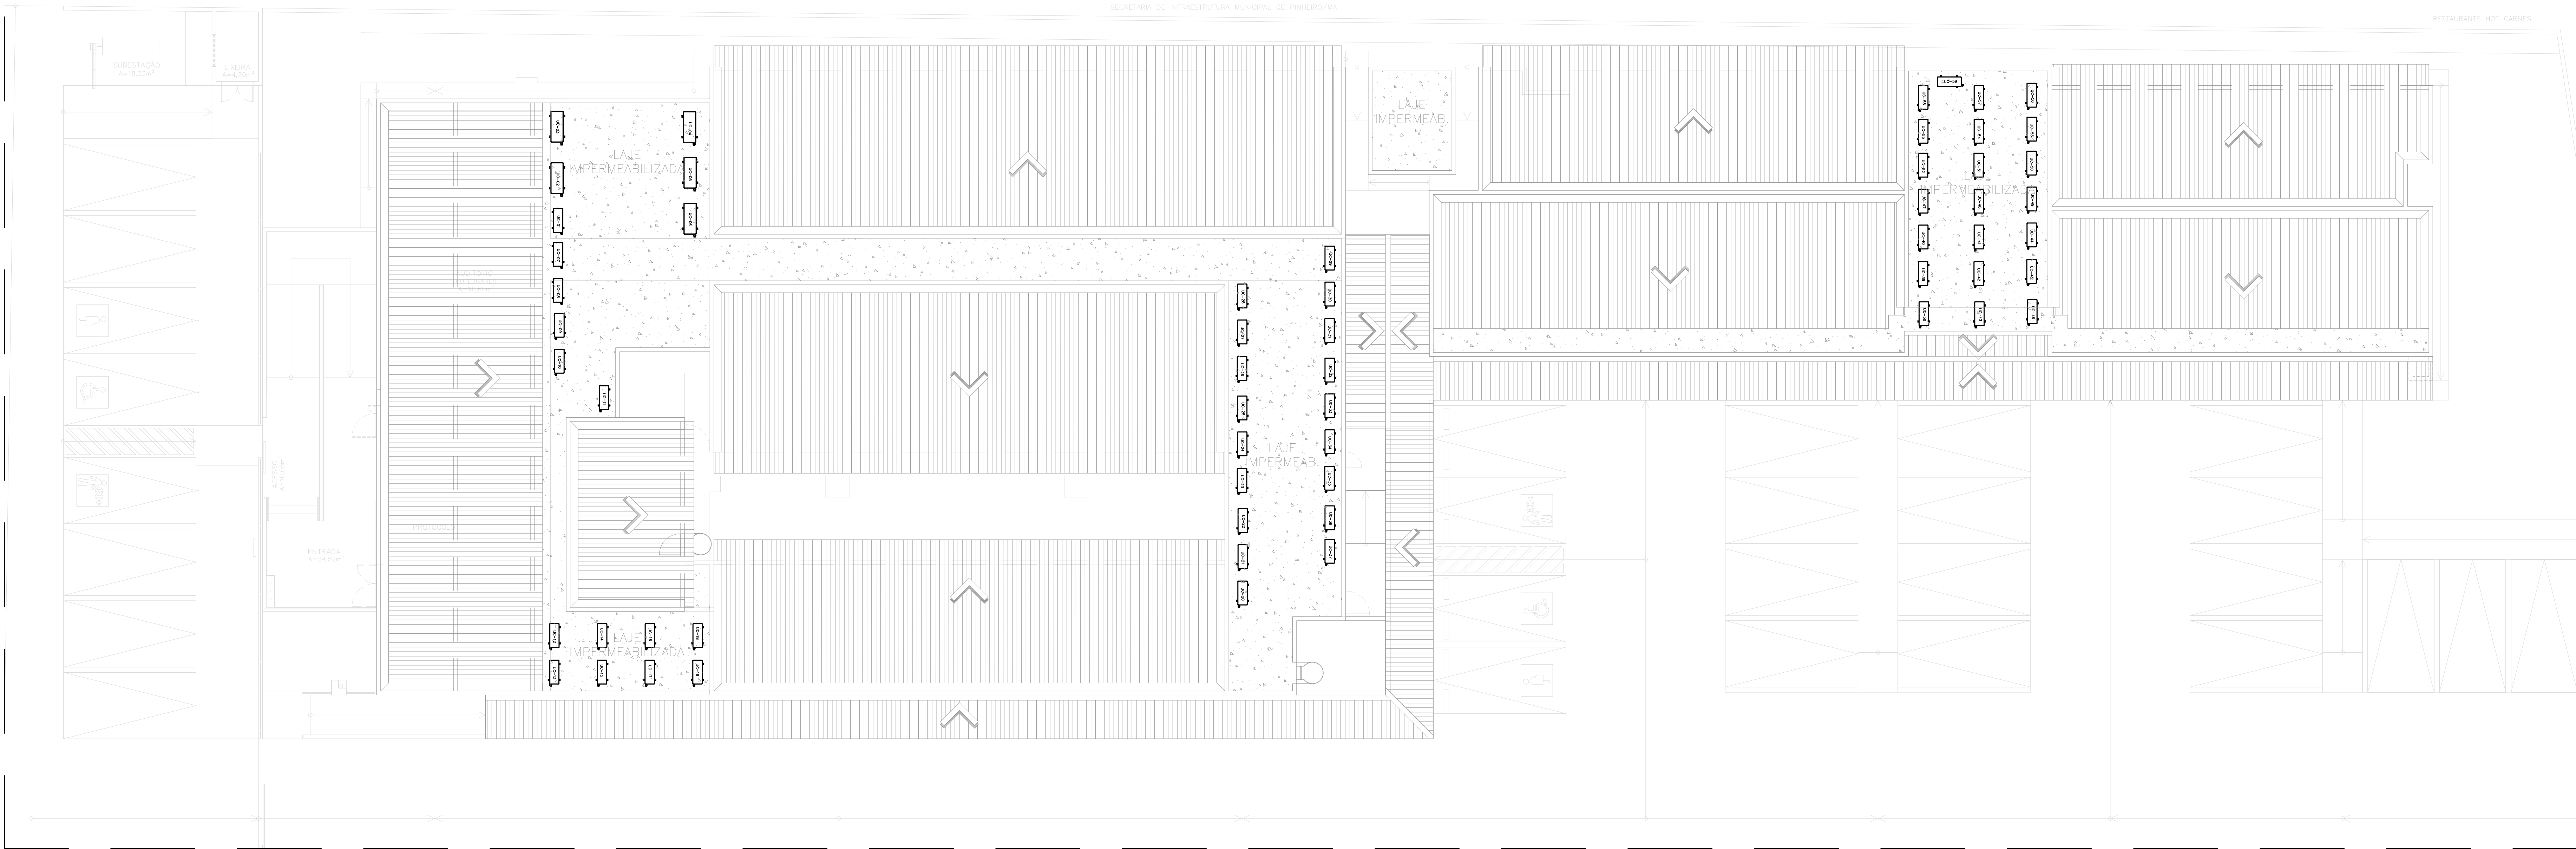


02 PLANTA DE COBERTURA
ESCALA: 1/100

Toda a Tubulação deve ser envolvida pela fita de proteção e pelo tubo de espuma para proporcionar Isolamento Térmico e Proteção Contra Esforços Mecânicos

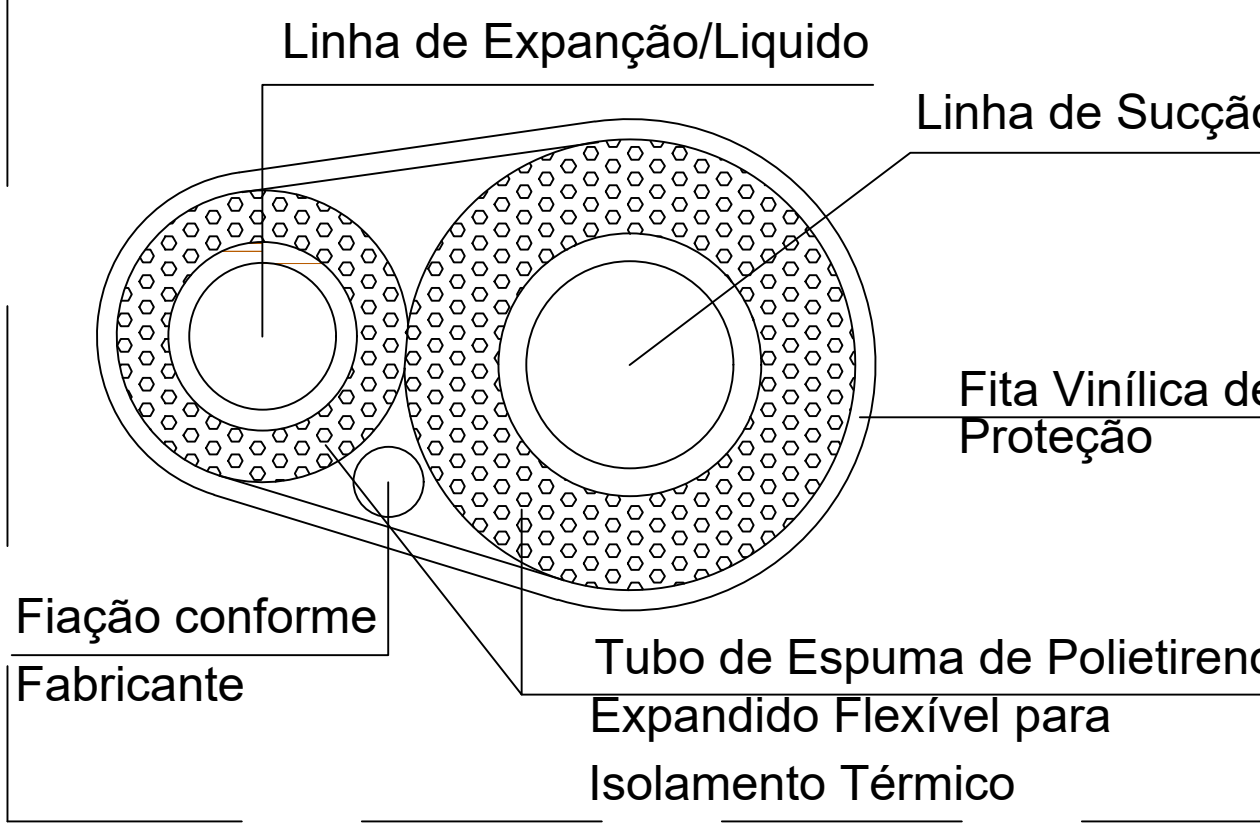


03 DETALHE TUBULAÇÃO FRIGORÍGENA
ESCALA: SEM ESCALA

Ao Dobrar os Tubos de Cobre o Raio de Dobra não pode ser inferior a 100mm

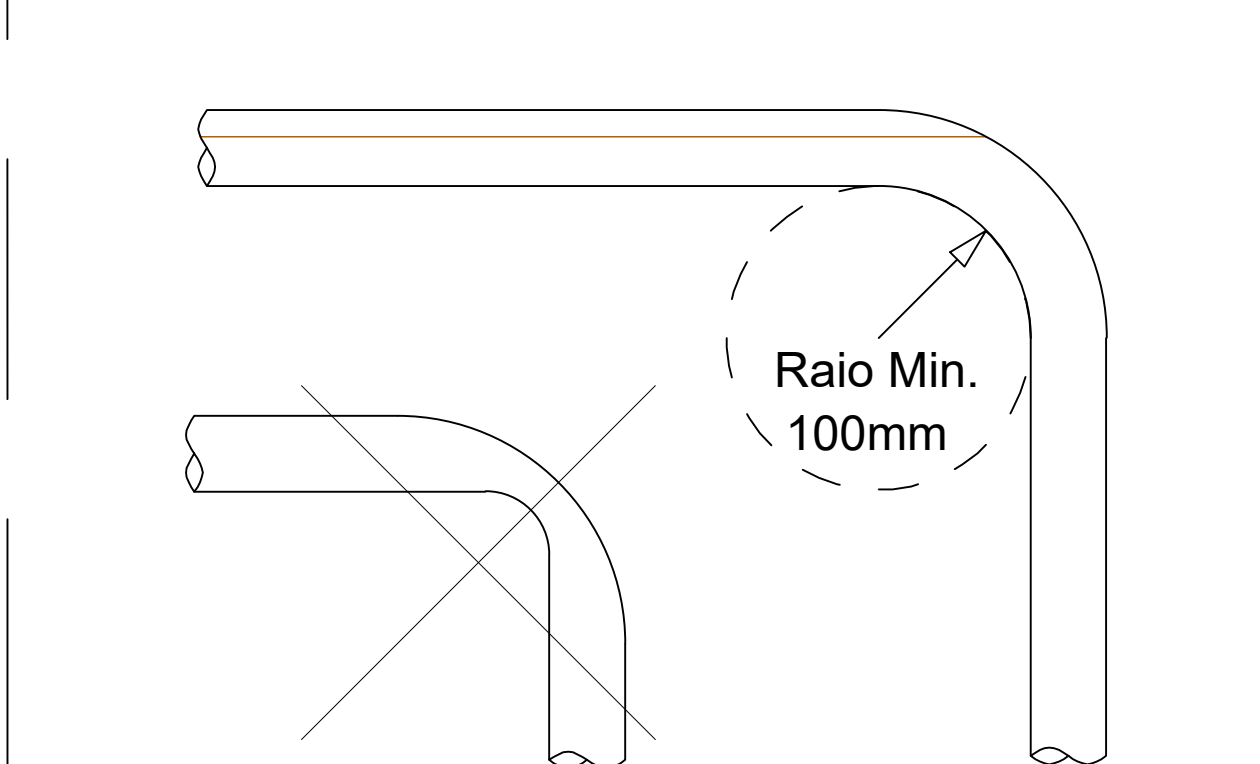

04 DETALHE DOBRA DA TUBULAÇÃO
ESCALA: SEM ESCALA

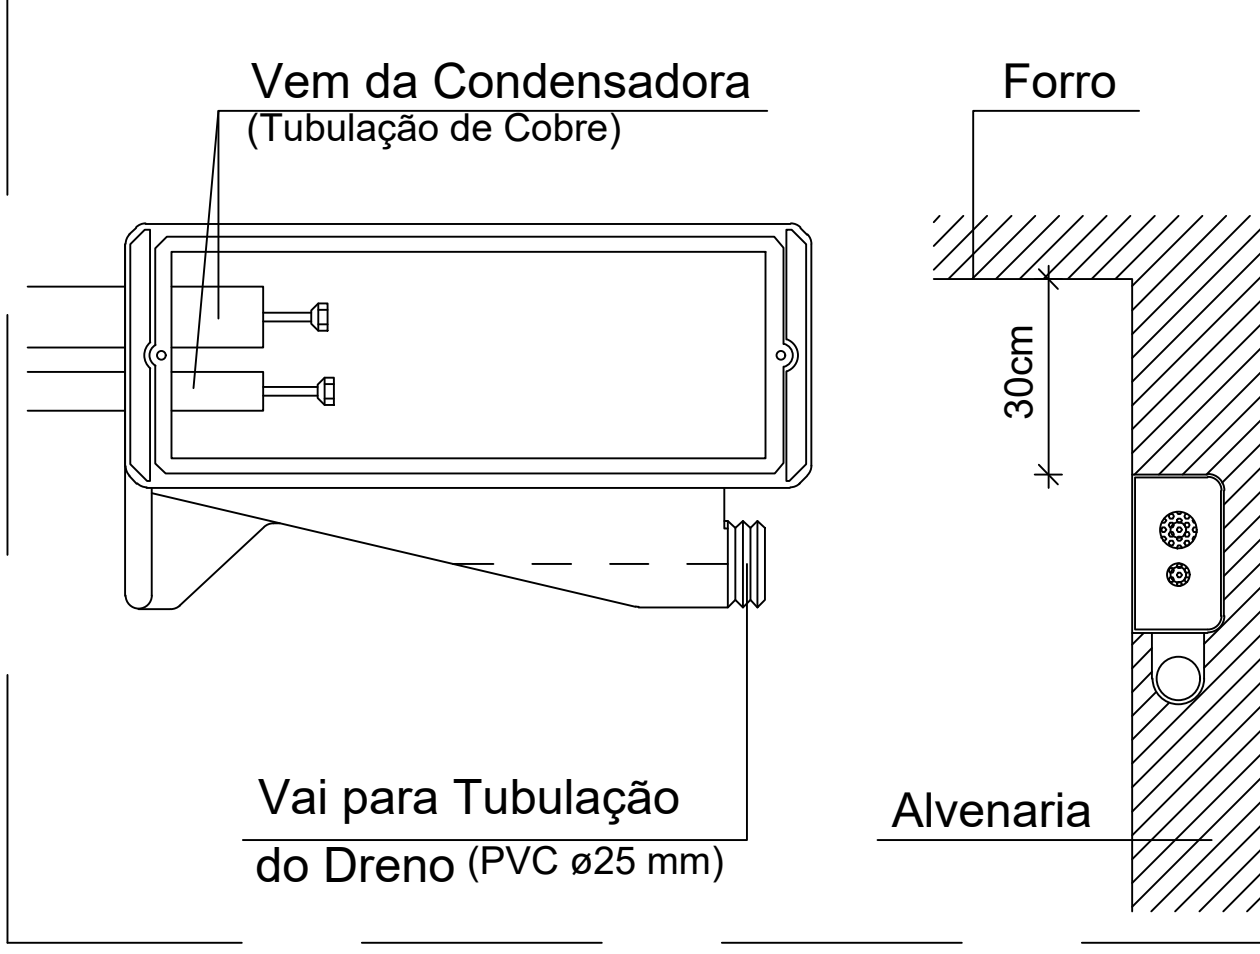

05 DETALHE CAIXA DE PASSAGEM
ESCALA: SEM ESCALA

Legenda - Planta Baixa	
	Condensadora
	Evaporadora split
	Evaporadora Cassete

EQUIPAMENTOS - QUANTITATIVOS				
ITEM	EQUIPAMENTO	CAPACIDADE (BTU/h)	UNIDADE	QUANTIDADE
1	SPLIT HI WALL	9.000	U N	5
2	SPLIT HI WALL	12.000	U N	24
3	SPLIT HI WALL	18.000	U N	20
4	SPLIT HI WALL	24.000	U N	3
5	SPLIT CASSETTE	24.000	U N	2
6	SPLIT CASSETTE	36.000	U N	5
			TOTAL	59

ANEXO VII

0101

MINISTÉRIO PÚBLICO
ESTADO DO MARANHÃO
Procuradoria Geral de Justiça

Tipo do Projeto:

PROJETO DE CLIMATIZAÇÃO

Nome do Projeto:

PROMOTORIAS DE JUSTIÇA DE PINHEIRO

Autor do Projeto:

Erione José Campelo do Nascimento
Engenheiro Mecânico - CREA-MA 96910

Endereço:

RUA AMADOR AGUIAR, S/N, ANTIGO AEROPORTO - PINHEIRO/MA

Proprietário:

PROCURADORIA GERAL DE JUSTIÇA - PGJ

Título:

PLANTAS BAIXA, COBERTURA E DETALHES

Área Terreno:

3.850,95m²

Área Construída:

1.134,80m²

Área Livre:

2.716,15m²

Colaborador:

RECIO FRONTAL: 13,0m

Garagem:

TÉRREA

Escala:

INDICADA

Data:

22/12/2025